


VISTA SUPERIOR
ABRIGO DE PAINEL
ESCALA: 1/50

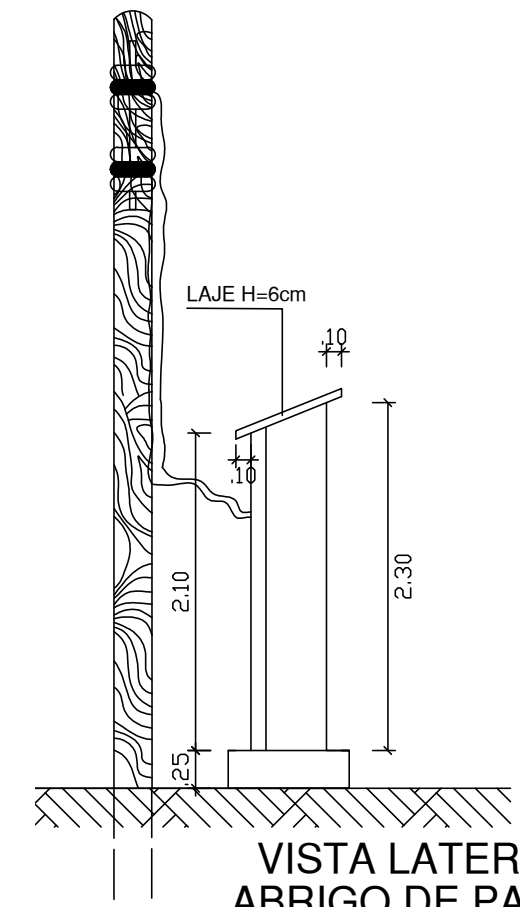

VISTA LATERAL
ABRIGO DE PAINEL
ESCALA: 1/50

PLANTA BAIXA
ESCALA: 1/100



MINISTÉRIO DA INTEGRAÇÃO NACIONAL – MI
COMPANHIA DE DESENVOLVIMENTO DOS VALES DO SÃO FRANCISCO E DO PARNAÍBA
3ª SUPERINTENDÊNCIA REGIONAL – 3ªSR

POÇO COM ELETROBOMBA E ABRIGO DE PAINEL

LEV.:	APROV.:	DES.Nº.: 01/01	ESCALA: INDICADA
PROJ.:	DATA:	ARQUIVO: 3ºGRD-UEP	
DES.: LUZIA DE LOURDES	REV.: Eduardo Rodrigues /	OUTUBRO-2015	

● OBS.: CASO A BOMBA A SER INSTALADA TENHA BOCAL DE SAÍDA INFERIOR A 2", COTAR REDUÇÃO.