




PLANTA
ESCALA 1/2000

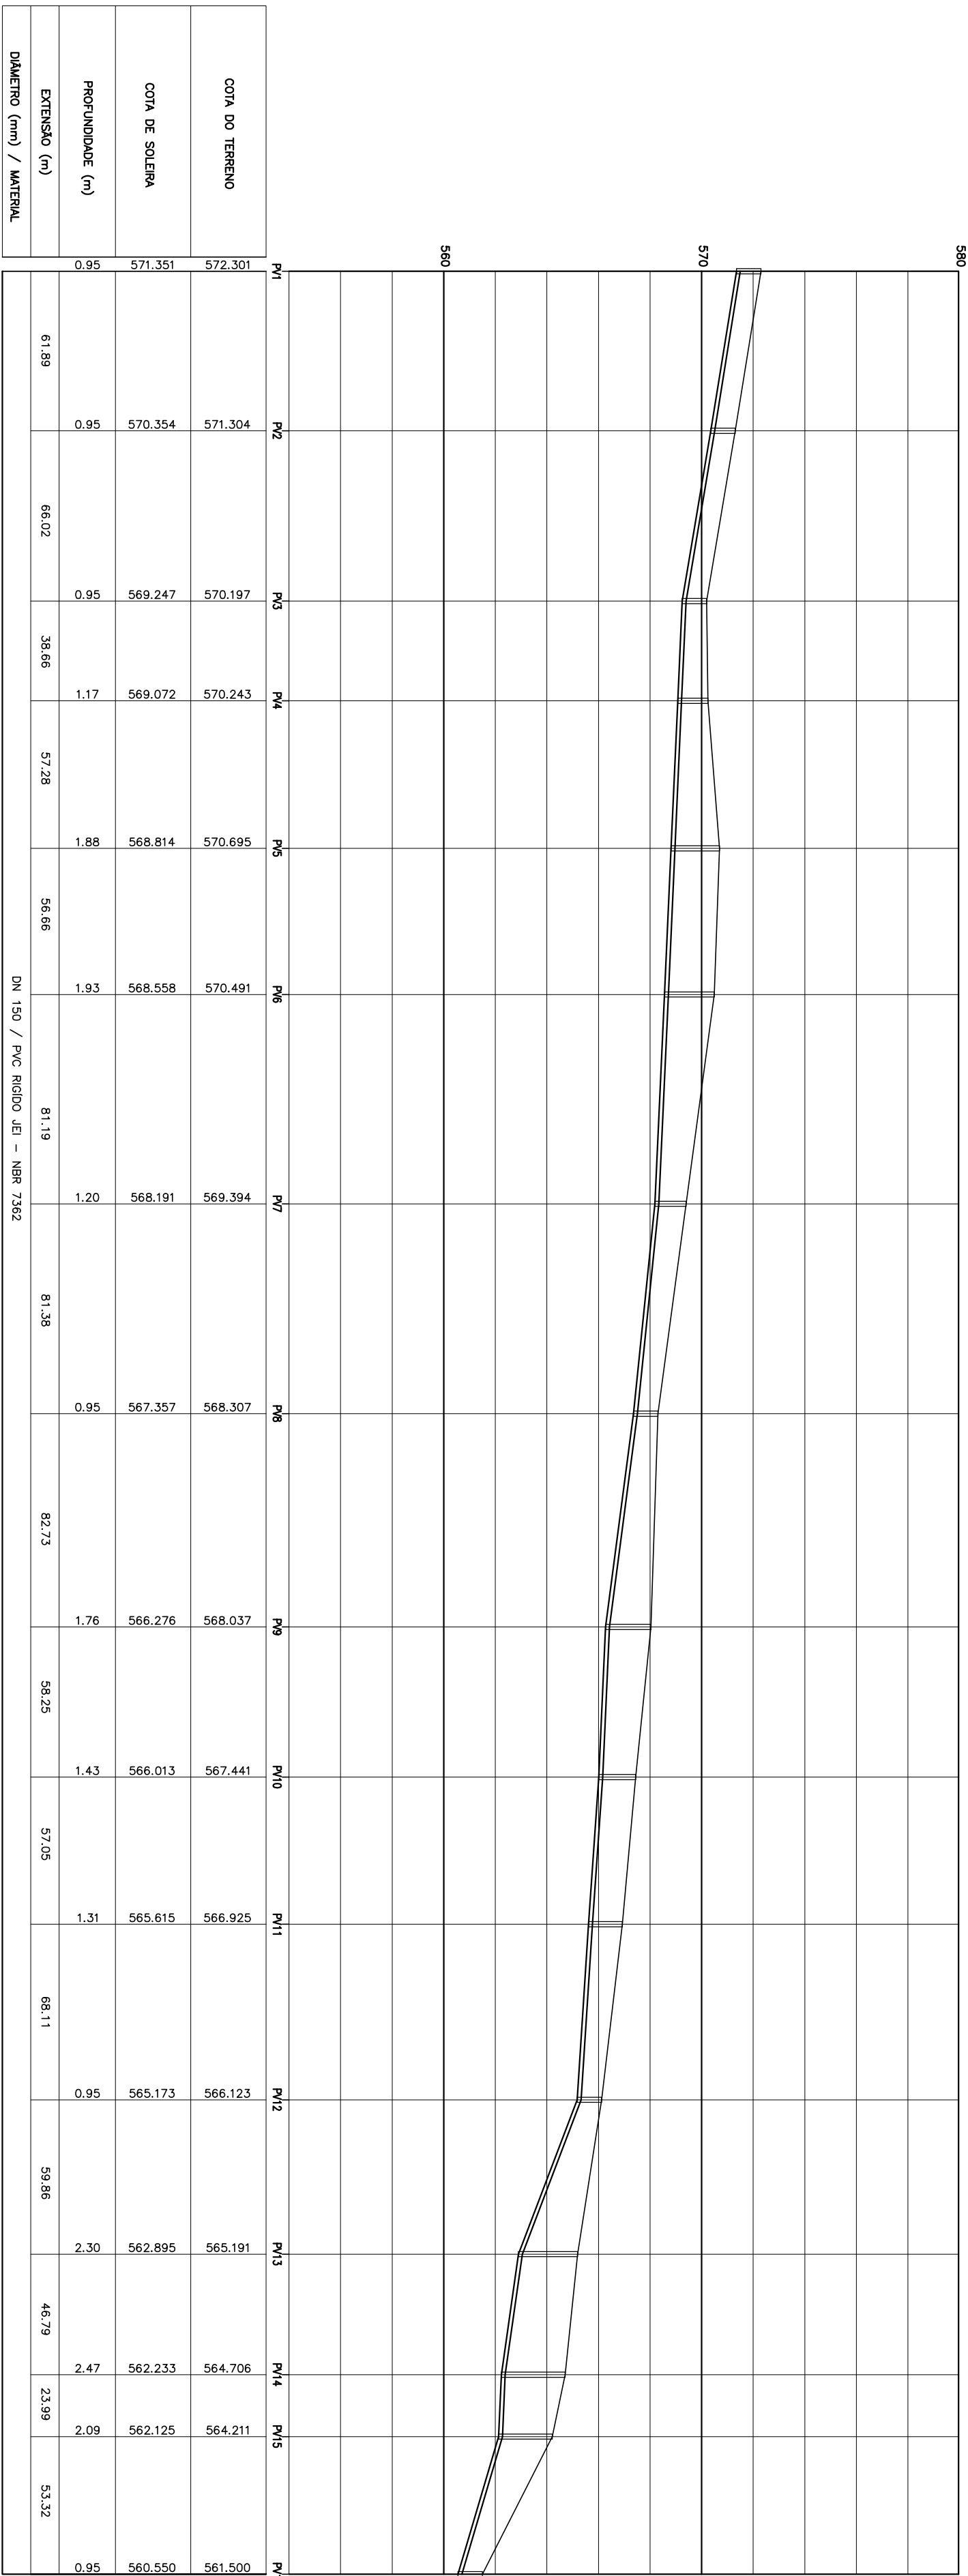

PERFIL
ESCALA H=1/2000
V=1/200

LEGENDA

REDE COLETORA PROJEITA

EMISSÁRIO PROJEITADO

COLETOR TRONCO PROJEITADO

EMISSÁRIO FINAL

EMISSÁRIO FINAL

CEPICA

CURVA DE ANG. INTERNA

CURVA DE ANG. INTERMEDIANÁ

NOTAS

1 - DIÂMETRO NÃO COFADO = DN 150mm

ARTICULAÇÃO

REVISÕES

NATUREZA DA REVISÃO

DATA

APROVO

COMPANHIA DE DESENVOLVIMENTO DOS VALES DO SÃO FRANCISCO E DO PARANÁIBA - CODEVASF

PROJETO BÁSICO DO SISTEMA DE ESGOTAMENTO

SANITÁRIO DE OUROLÂNDIA - BA

ASSINAR

PROJETO HIDRÁULICO, ARQUITETÔNICO E CIVIL

COLETOR TRONCO CT-02

PLANTA BAIXA E PERFIL

ENR. JOSÉ CÉLIO A. OLIVEIRA JR.

ENR. MARCELO SILVA PEREIRO

ENR.

CREA 13.986/D - CE

CREA 39.785/D - CE

CREA

DATA

ASSINAR

ENR. JOSÉ CÉLIO A. OLIVEIRA JR.

ENR. MARCELO SILVA PEREIRO

ENR.

CREA 13.986/D - CE

CREA 39.785/D - CE

CREA

DATA

ASSINAR

ENR. JOSÉ CÉLIO A. OLIVEIRA JR.

ENR. MARCELO SILVA PEREIRO

ENR.

CREA 13.986/D - CE

CREA 39.785/D - CE

CREA

DATA

ASSINAR

ENR. JOSÉ CÉLIO A. OLIVEIRA JR.

ENR. MARCELO SILVA PEREIRO

ENR.

CREA 13.986/D - CE

CREA 39.785/D - CE

CREA

DATA

ASSINAR

ENR. JOSÉ CÉLIO A. OLIVEIRA JR.

ENR. MARCELO SILVA PEREIRO

ENR.

CREA 13.986/D - CE

CREA 39.785/D - CE

CREA

DATA

ASSINAR

ENR. JOSÉ CÉLIO A. OLIVEIRA JR.

ENR. MARCELO SILVA PEREIRO

ENR.

CREA 13.986/D - CE

CREA 39.785/D - CE

CREA

DATA

ASSINAR

ENR. JOSÉ CÉLIO A. OLIVEIRA JR.

ENR. MARCELO SILVA PEREIRO

ENR.

CREA 13.986/D - CE

CREA 39.785/D - CE

CREA

DATA

ASSINAR

ENR. JOSÉ CÉLIO A. OLIVEIRA JR.

ENR. MARCELO SILVA PEREIRO

ENR.

CREA 13.986/D - CE

CREA 39.785/D - CE

CREA

DATA

ASSINAR

ENR. JOSÉ CÉLIO A. OLIVEIRA JR.

ENR. MARCELO SILVA PEREIRO

ENR.

CREA 13.986/D - CE

CREA 39.785/D - CE

CREA

DATA

ASSINAR

ENR. JOSÉ CÉLIO A. OLIVEIRA JR.

ENR. MARCELO SILVA PEREIRO

ENR.

CREA 13.986/D - CE

CREA 39.785/D - CE

CREA

DATA

ASSINAR

ENR. JOSÉ CÉLIO A. OLIVEIRA JR.

ENR. MARCELO SILVA PEREIRO

ENR.

CREA 13.986/D - CE

CREA 39.785/D - CE

CREA

DATA

ASSINAR

ENR. JOSÉ CÉLIO A. OLIVEIRA JR.

ENR. MARCELO SILVA PEREIRO

ENR.

CREA 13.986/D - CE

CREA 39.785/D - CE

CREA

DATA

ASSINAR

ENR. JOSÉ CÉLIO A. OLIVEIRA JR.

ENR. MARCELO SILVA PEREIRO

ENR.

CREA 13.986/D - CE

CREA 39.785/D - CE

CREA

DATA

ASSINAR

ENR. JOSÉ CÉLIO A. OLIVEIRA JR.

ENR. MARCELO SILVA PEREIRO

ENR.

CREA 13.986/D - CE

CREA 39.785/D - CE

CREA

DATA

ASSINAR

ENR. JOSÉ CÉLIO A. OLIVEIRA JR.

ENR. MARCELO SILVA PEREIRO

ENR.

CREA 13.986/D - CE

CREA 39.785/D - CE

CREA

DATA

ASSINAR

ENR. JOSÉ CÉLIO A. OLIVEIRA JR.

ENR. MARCELO SILVA PEREIRO

ENR.

CREA 13.986/D - CE

CREA 39.785/D - CE

CREA

DATA

ASSINAR

ENR. JOSÉ CÉLIO A. OLIVEIRA JR.

ENR. MARCELO SILVA PEREIRO

ENR.

CREA 13.986/D - CE

CREA 39.785/D - CE

CREA

DATA

ASSINAR

ENR. JOSÉ CÉLIO A. OLIVEIRA JR.

ENR. MARCELO SILVA PEREIRO

ENR.

CREA 13.986/D - CE

CREA 39.785/D - CE

CREA

DATA

ASSINAR

ENR. JOSÉ CÉLIO A. OLIVEIRA JR.

ENR. MARCELO SILVA PEREIRO

ENR.

CREA 13.986/D - CE

CREA 39.785/D - CE

CREA

DATA

ASSINAR

ENR. JOSÉ CÉLIO A. OLIVEIRA JR.

ENR. MARCELO SILVA PEREIRO

ENR.

CREA 13.986/D - CE

CREA 39.785/D - CE

CREA

DATA

ASSINAR

ENR. JOSÉ CÉLIO A. OLIVEIRA JR.

ENR. MARCELO SILVA PEREIRO

ENR.

CREA 13.986/D - CE

CREA 39.785/D - CE

CREA

DATA

ASSINAR

ENR. JOSÉ CÉLIO A. OLIVEIRA JR.

ENR. MARCELO SILVA PEREIRO

ENR.

CREA 13.986/D - CE

CREA 39.785/D - CE

CREA

DATA

ASSINAR

ENR. JOSÉ CÉLIO A. OLIVEIRA JR.

ENR. MARCELO SILVA PEREIRO

ENR.

CREA 13.986/D - CE

CREA 39.785/D - CE

CREA

DATA

ASSINAR

ENR. JOSÉ CÉLIO A. OLIVEIRA JR.

ENR. MARCELO SILVA PEREIRO

ENR.

CREA 13.986/D - CE

CREA 39.785/D - CE

CREA

DATA

ASSINAR

ENR. JOSÉ CÉLIO A. OLIVEIRA JR.

ENR. MARCELO SILVA PEREIRO

ENR.

CREA 13.986/D - CE

CREA 39.785/D - CE

CREA

DATA

ASSINAR

ENR. JOSÉ CÉLIO A. OLIVEIRA JR.

ENR. MARCELO SILVA PEREIRO

ENR.

CREA 13.986/D - CE

CREA 39.785/D - CE

CREA

DATA

ASSINAR

ENR. JOSÉ CÉLIO A. OLIVEIRA JR.

ENR. MARCELO SILVA PEREIRO

ENR.

CREA 13.986/D - CE

CREA 39.785/D - CE

CREA

DATA

ASSINAR

ENR. JOSÉ CÉLIO A. OLIVEIRA JR.

ENR. MARCELO SILVA PEREIRO

ENR.

CREA 13.986/D - CE

CREA 39.785/D - CE

CREA

DATA

ASSINAR

ENR. JOSÉ CÉLIO A. OLIVEIRA JR.

ENR. MARCELO SILVA PEREIRO

ENR.

CREA 13.986/D - CE

CREA 39.785/D - CE

CREA

DATA

ASSINAR

ENR. JOSÉ CÉLIO A. OLIVEIRA JR.

ENR. MARCELO SILVA PEREIRO

ENR.

CREA 13.986/D - CE

CREA 39.785/D - CE

CREA

DATA

ASSINAR

ENR. JOSÉ CÉLIO A. OLIVEIRA JR.

ENR. MARCELO SILVA PEREIRO

ENR.

CREA 13.986/D - CE

CREA 39.785/D - CE

CREA

DATA

ASSINAR

ENR. JOSÉ CÉLIO A. OLIVEIRA JR.

ENR. MARCELO SILVA PEREIRO

ENR.

CREA 13.986/D - CE

CREA 39.785/D - CE

CREA

DATA

ASSINAR

ENR. JOSÉ CÉLIO A. OLIVEIRA JR.

ENR. MARCELO SILVA PEREIRO

ENR.

CREA 13.986/D - CE

CREA 39.785/D - CE

CREA

DATA

ASSINAR

ENR. JOSÉ CÉLIO A. OLIVEIRA JR.

ENR. MARCELO SILVA PEREIRO

ENR.

CREA 13.986/D - CE

CREA 39.785/D - CE

CREA

DATA

ASSINAR

ENR. JOSÉ CÉLIO A. OLIVEIRA JR.

ENR. MARCELO SILVA PEREIRO

ENR.

CREA 13.986/D - CE

CREA 39.785/D - CE

CREA

DATA

ASSINAR

ENR. JOSÉ CÉLIO A. OLIVEIRA JR.

ENR. MARCELO SILVA PEREIRO

ENR.

CREA 13.986/D - CE

CREA 39.785/D - CE

CREA

DATA

ASSINAR

ENR. JOSÉ CÉLIO A. OLIVEIRA JR.

ENR. MARCE