


PLANTA

ESCALA 1:2000

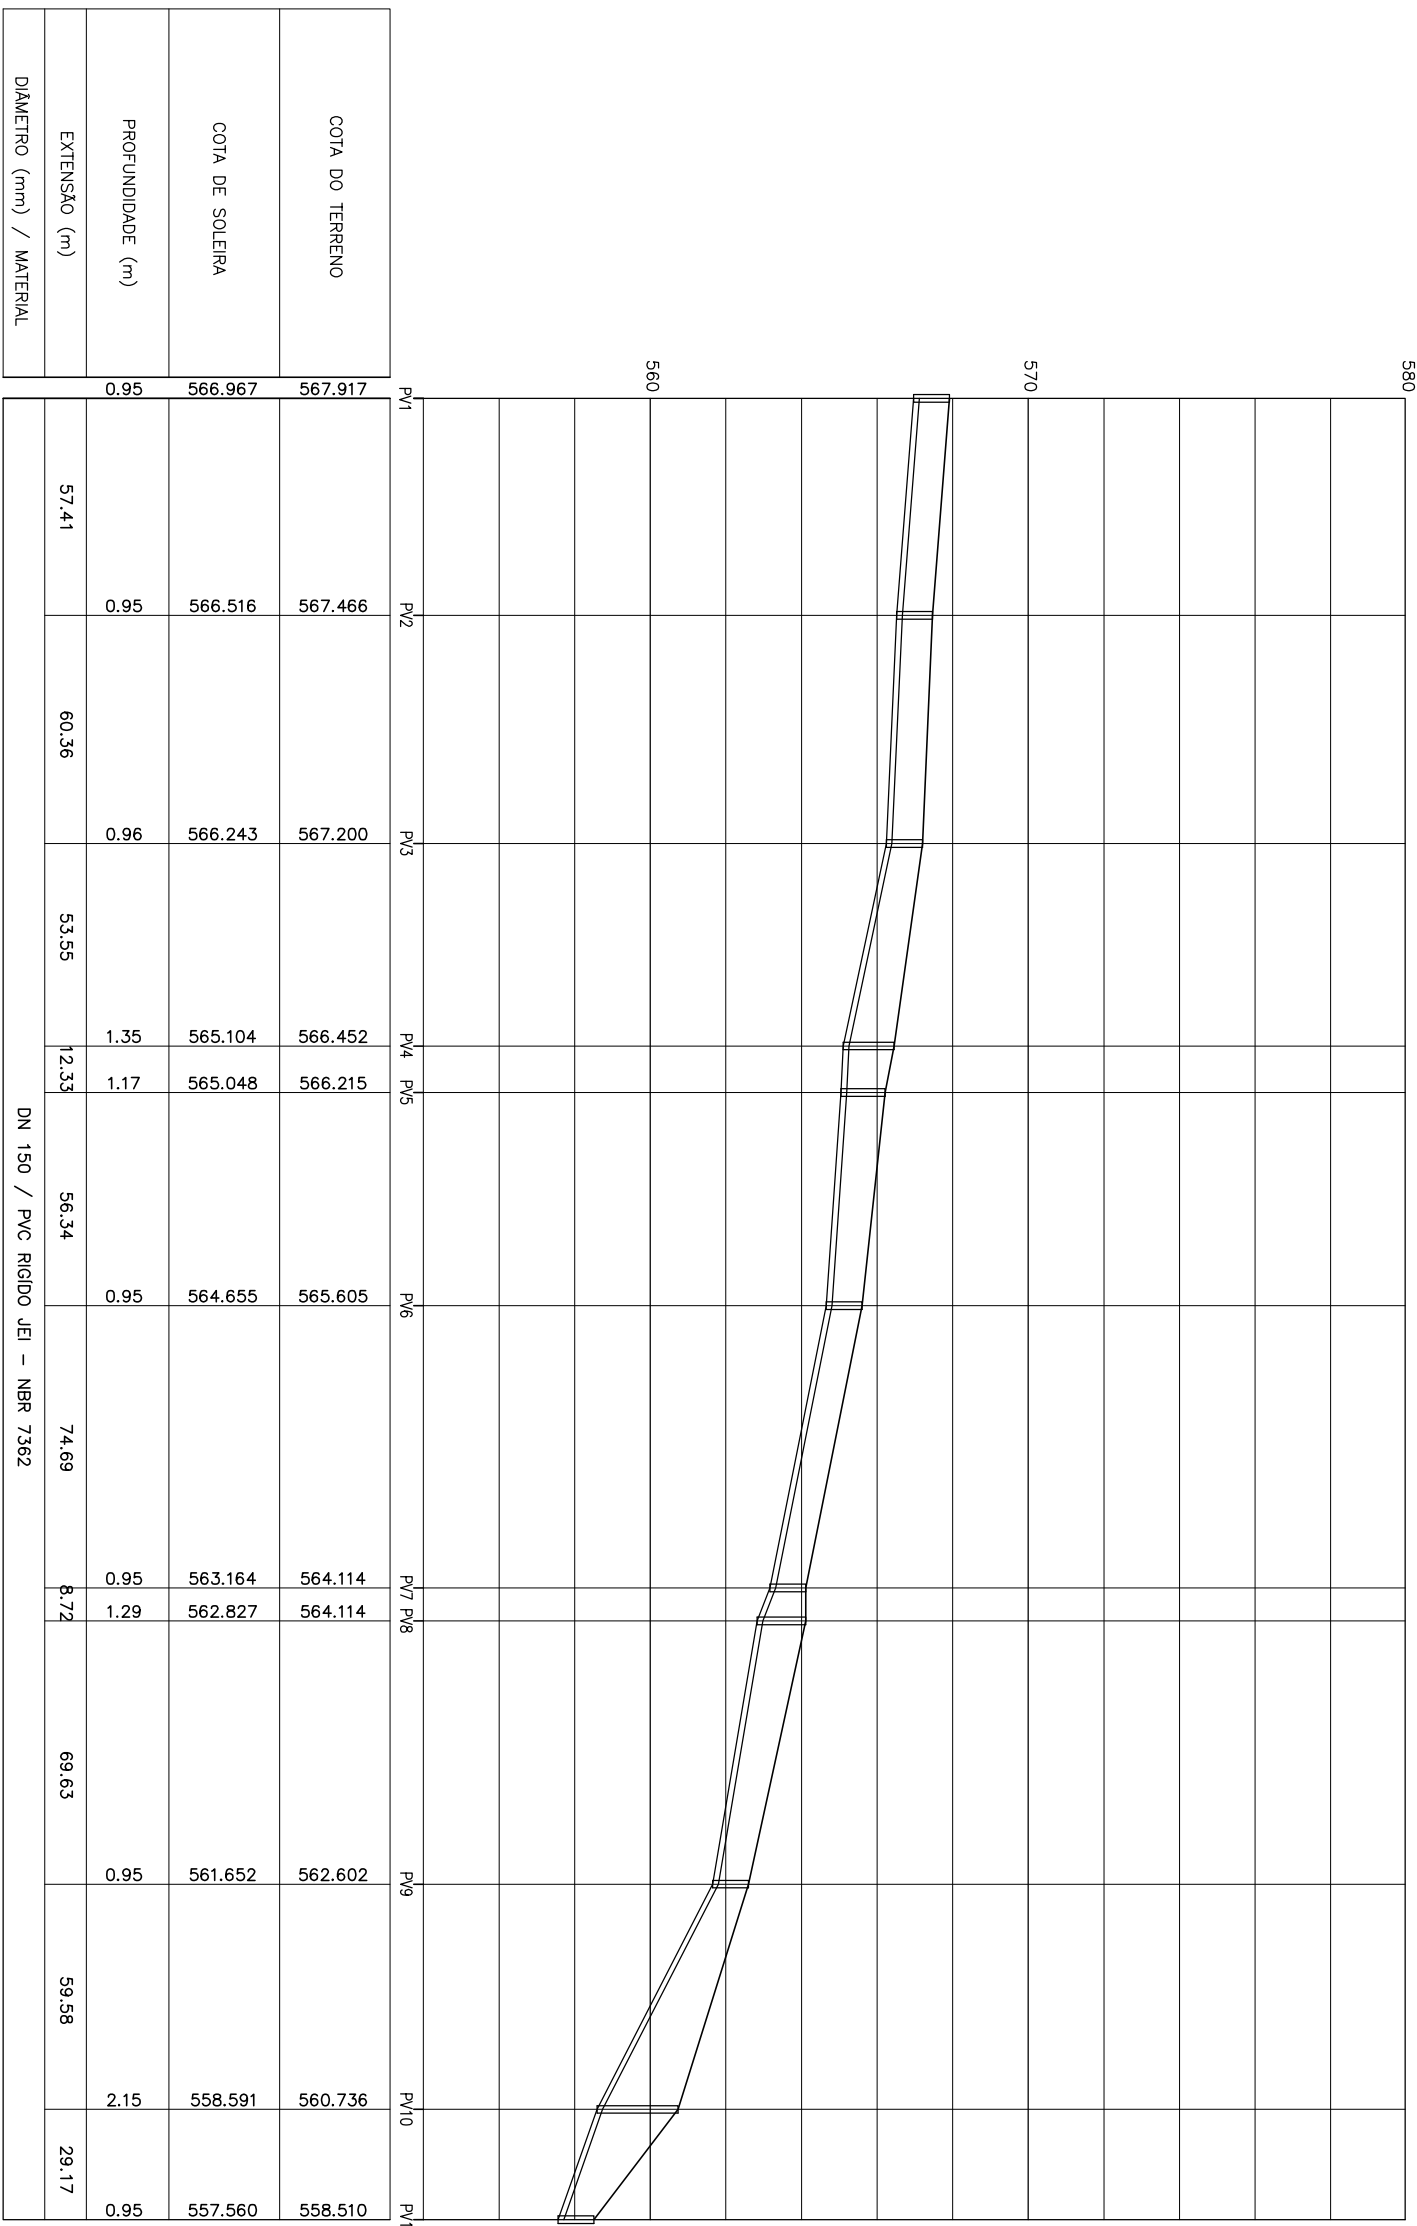

PERFIL

ESCALA HOR = 1:2000

VERT = 1:200

LEGENDA

- REDE COLETORES PROJETADA
- EMISSÁRIO PROJETADO
- COLETOR TRONCO PROJETADO
- EMISSÁRIO FINAL
- CECRA
- CURVA DE ANG. INTERNA
- CURVA DE ANG. INTERMEDIÁRIA

NOTAS

1 - DIÂMETRO NÃO COTADO = DN 150mm

ARTICULAÇÃO

REVISÕES

NATUREZA DA REVISÃO

DATA

APROVO

COMPANHIA DE DESENVOLVIMENTO DOS VALES DO SÃO FRANCISCO E DO PARANÁIBA - CODEVASF

PROJETO BÁSICO DO SISTEMA DE ESGOTAMENTO SANITÁRIO DE OURILÂNDIA - BA

ASSINATO

PROJETO HIDRÁULICO, ARQUITETÔNICO E CIVIL

COLETOR TRONCO CT-04

PLANTA BAIXA E PERFIL

ENR. JOSÉ CELSO A. OLIVEIRA, JR.

ENR. MARCELO SILVA PEREIRA

ENR.

CREA 13.986/D - CE

CREA 39.785/D - CE

CREA

DATA

ABRIL/2009

ESCALA

HOR = 1:2000

VERT = 1:200

0096-006-400-010-01-70