


PLANTA  
ESCALA 1/2000

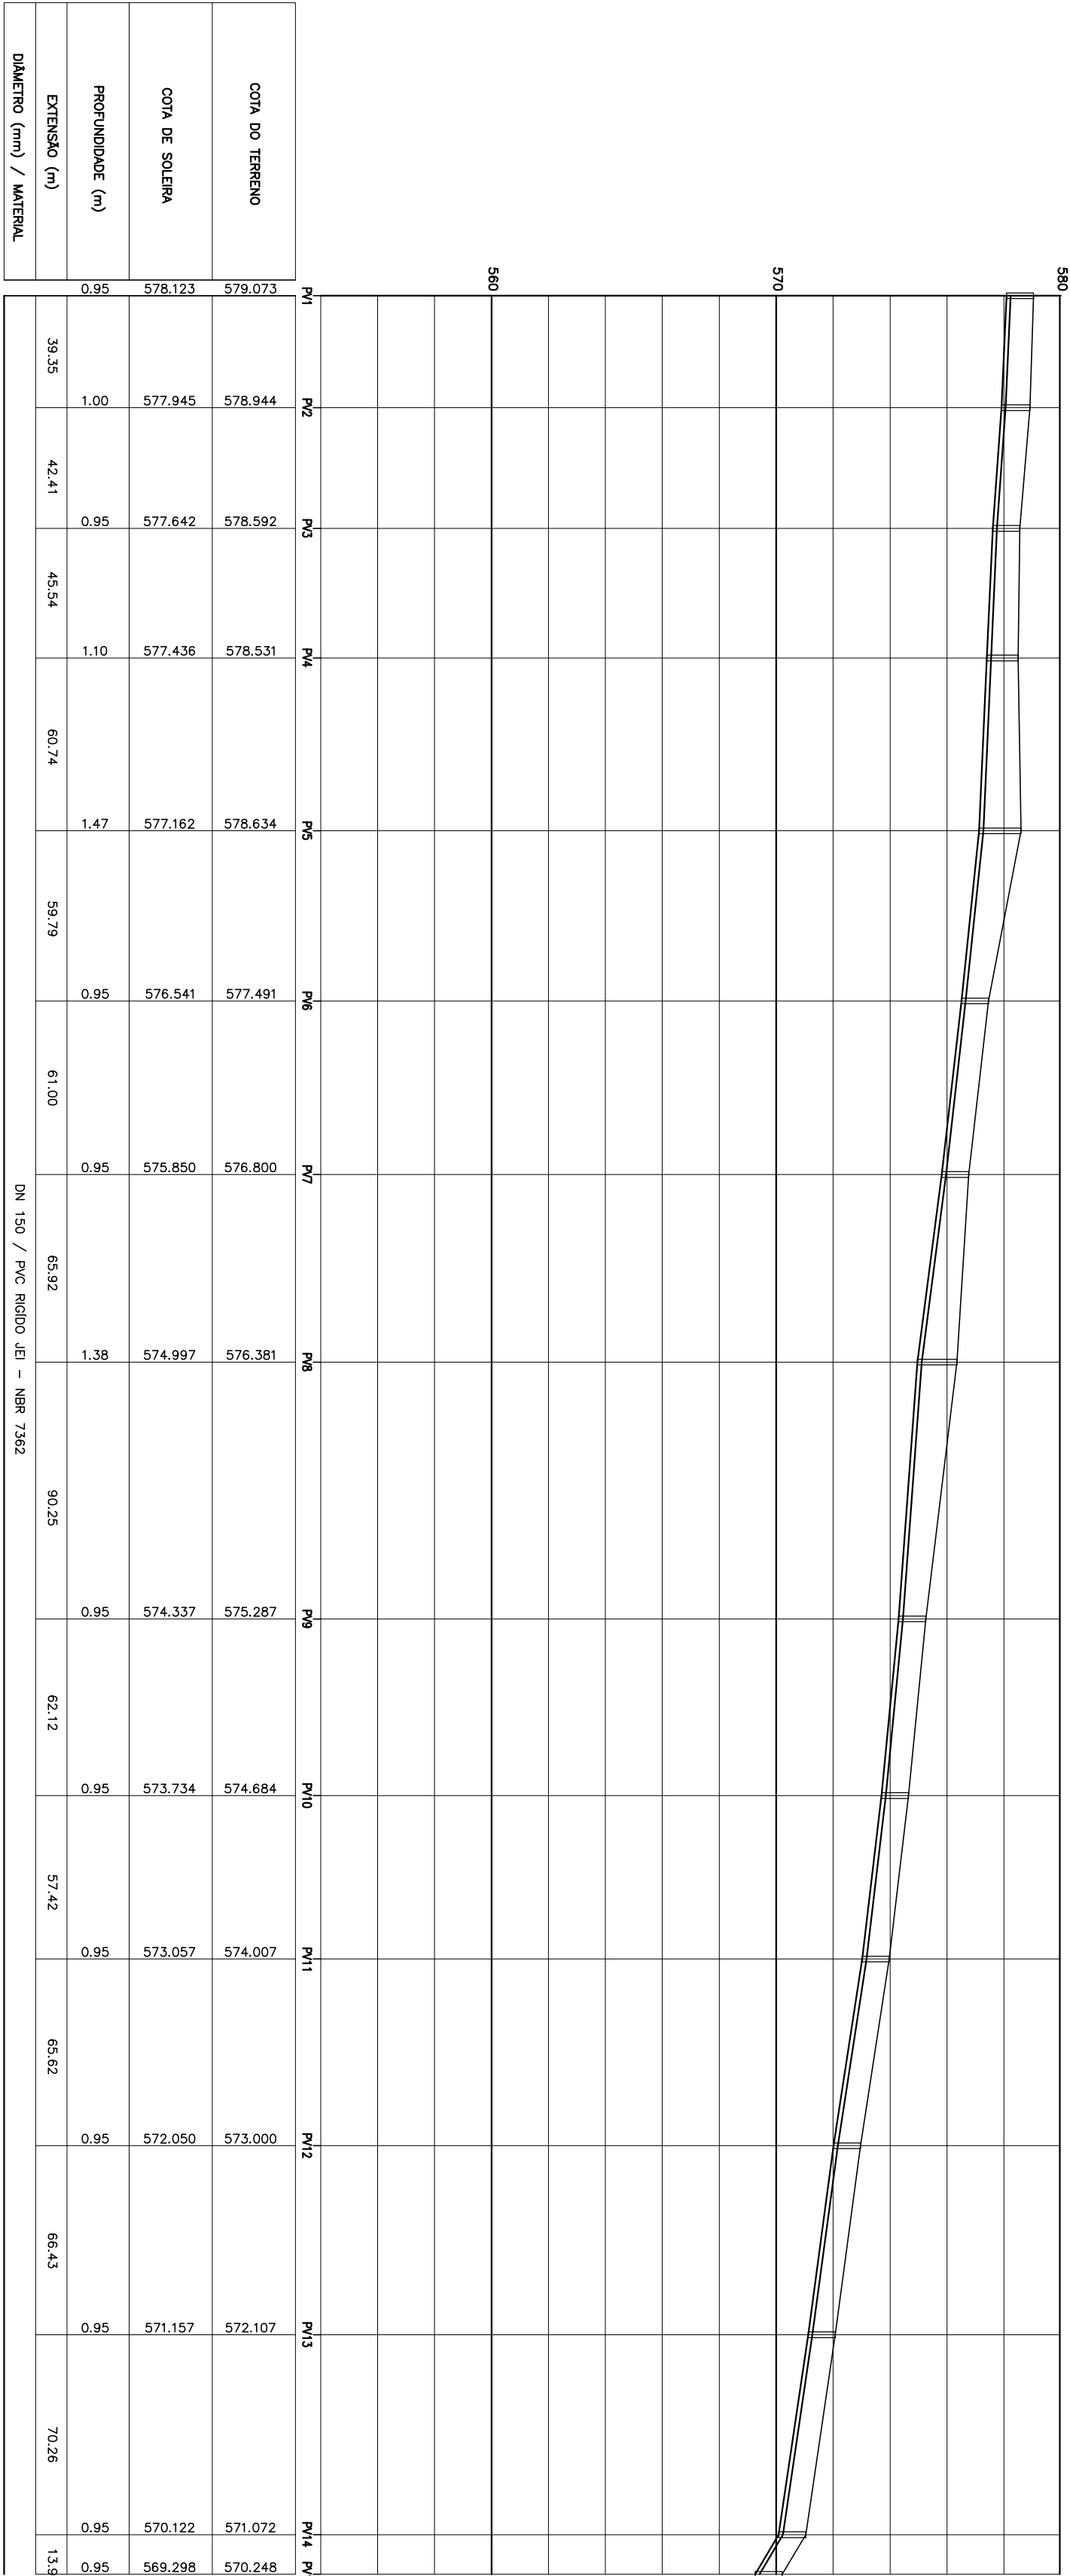

PERFIL  
ESCALA Vert = 1/2000  
Hor = 1/250

LEGENDA

REDE COLETORA PROJEITA

EMISSÁRIO PROJEITADO

COLETOR TRONCO PROJEITADO

EMISSÁRIO FINAL

EMISSÁRIO FINAL

CURVA DE ANG. INTERNA

CURVA DE ANG. INTERMEDIÁRIA

○

PV - PÓO DE VISUA

●

PV C/ DESBU

○

PV C/ TUBO DE QUEDA

○

COM O TUBO INTERMED

○

COM O TUBO INTERMED

NOTAS

1 - DIÂMETRO NÃO COTADO = 150mm

ARTICULAÇÃO

01

02

REVISÕES

N°	NATUREZA DA REVISÃO	DATA	APROVO
00			
01			
02			
03			
04			
05			

CODEVASF

ESTADUO PMS

COMPANHIA DE DESENVOLVIMENTO DOS VALES DO SÃO FRANCISCO E DO PARANÁIBA - CODEVASF

PROJETO BÁSICO DO SISTEMA DE ESGOTAMENTO

SANTÁRIO DE OURALÂNDIA - BA

PROJETO HIDRÁULICO, ARQUITETÔNICO E CIVIL

COLETOR TRONCO CT-06

PLANTA BAIXA E PERFIL 0102

ASSINTO

ENG. JOSÉ CELSO A. OLIVEIRA, JR.

ENG. MARCELO SILVA PEREIRA

ENG.

CREA 13.946/D - CE

CREA 39.785/D - CE

CREA

DATA

DATA

DATA

ABRIL/2009

MAI/2009

010-096-402-010-09-40