


PLANTA NIVEL 2-2

ESCALA 1/50

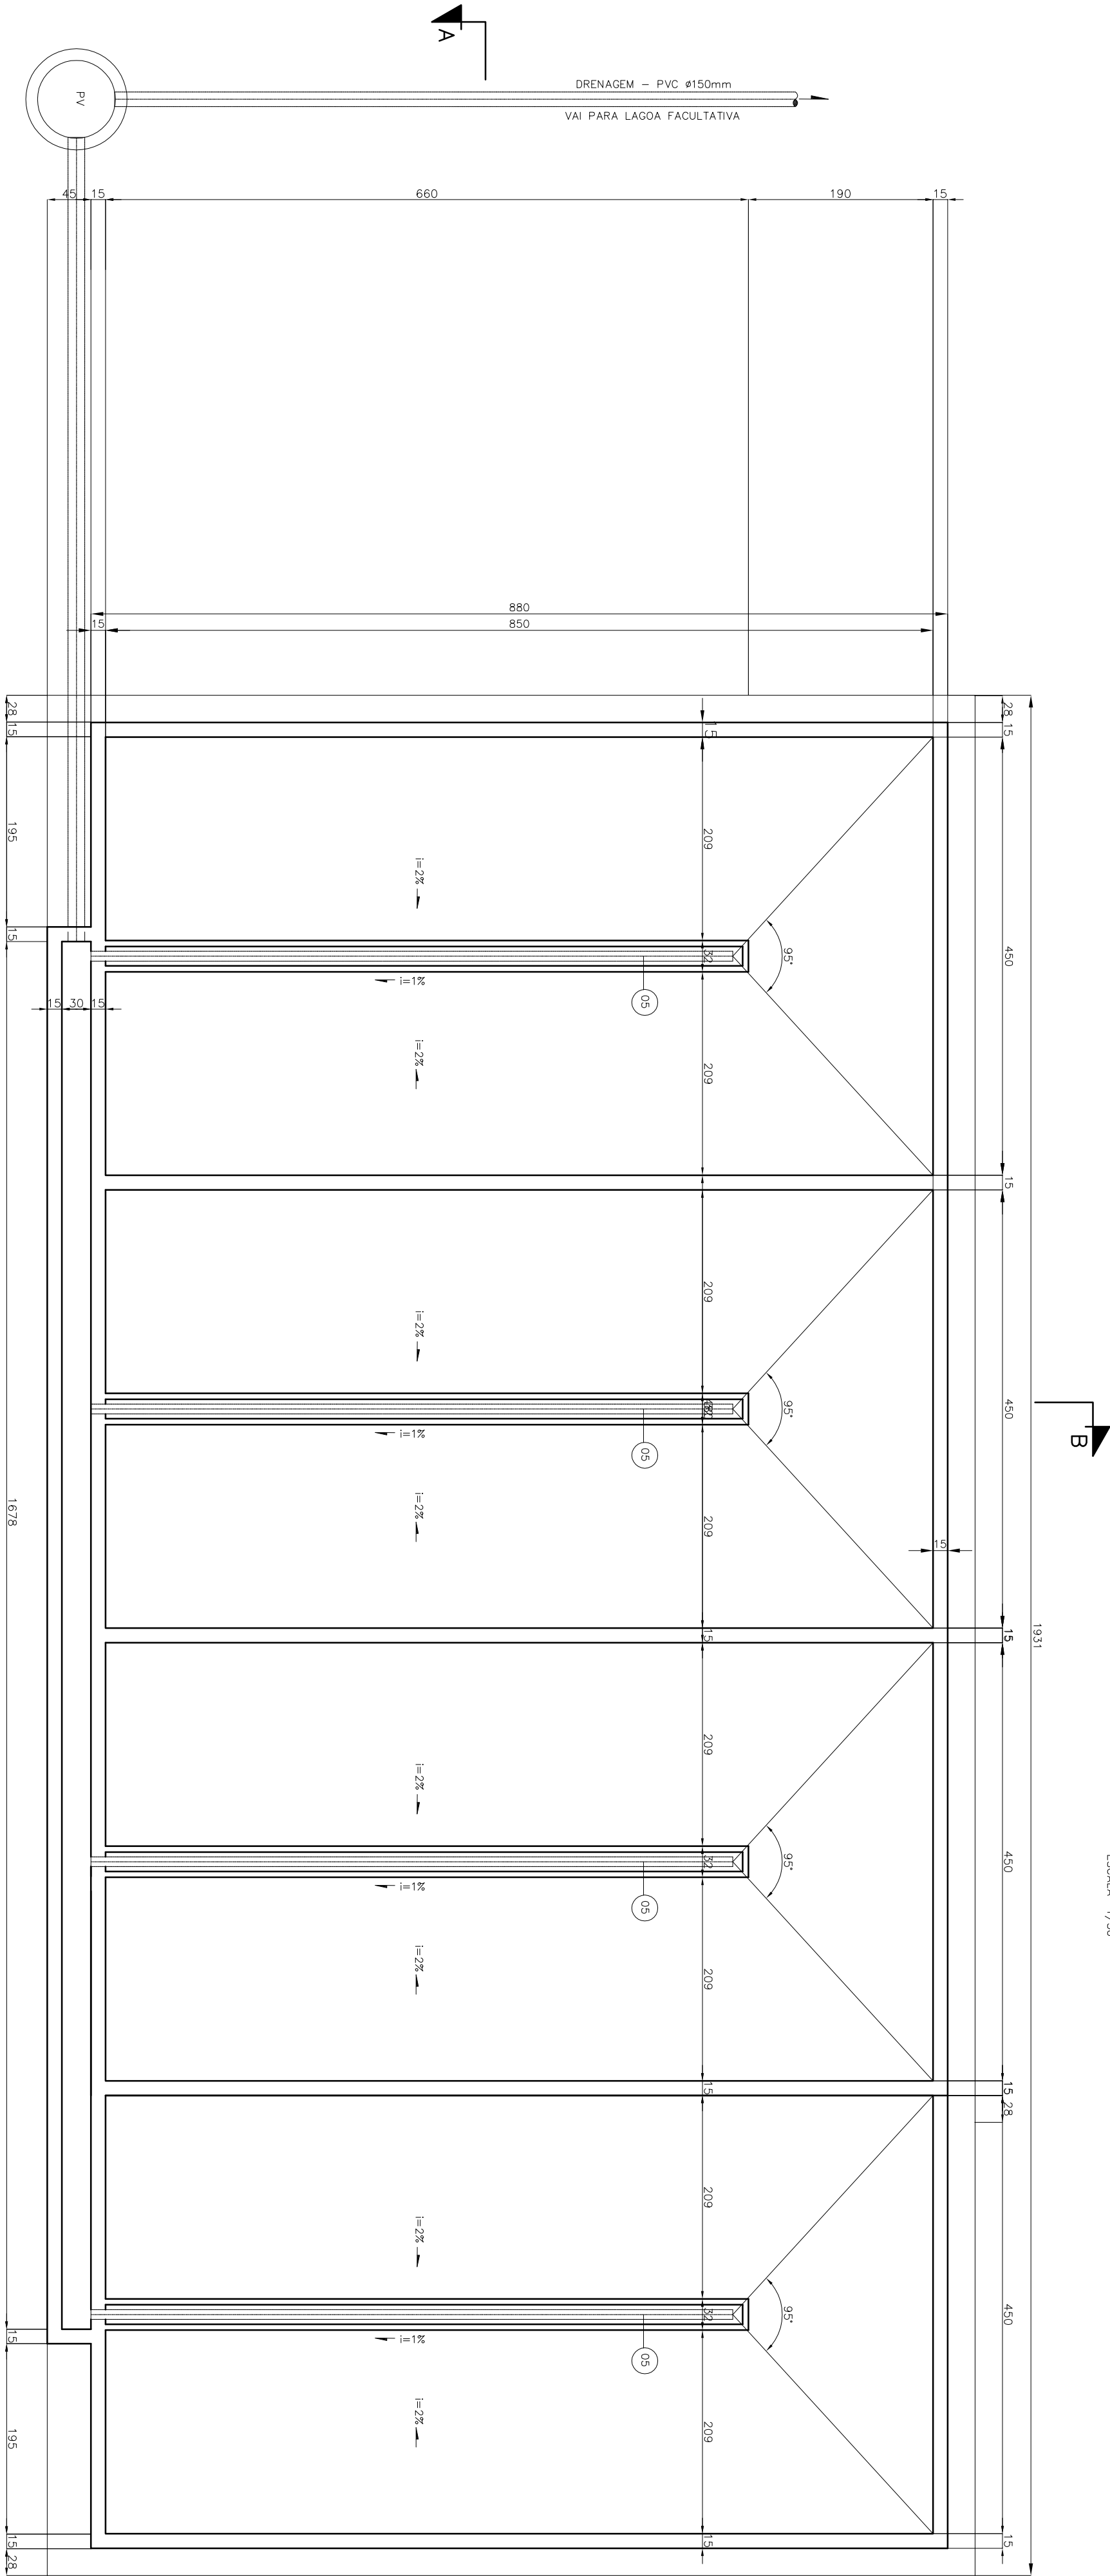

PLANTA NIVEL 1-1

ESCALA 1/50

LISTA DE MATERIAS

ITEM	DISCRIMINACAO	DIAMETRO	UNID.	QUANT.
01	EXTREMIDADE FLANGE / PONTA	150	un	01
02	CURVA 90º Ffºs COM FLANGES	150	un	01
03	TUBO Ffºs FLANGE E PONTA L=1.11m	150	un	01
04	CURVA 90º COM BOLSAS	150	un	02
05	TUBO PVC CORRUGADO TEFERURADO	150	m	26.36
06	EXTREMIDADE FLANGE / PONTA	150	un	01
07	CURVA 90º Ffºs COM FLANGES	150	un	01
08	TUBO Ffºs FLANGE E PONTA L=1.11m	150	un	02
09	CURVA 90º COM BOLSAS	150	un	01

LEGENDA

NOTAS

REVISÕES

Nº	NATUREZA DA REVISÃO	DATA	APROVO
00			
01			
02			
03			
04			
05			

COMPANHIA DE DESENVOLVIMENTO DOS VALES DO SÃO FRANCISCO E DO PARANÁIBA - CODEVASF
PROJETO BÁSICO DO SISTEMA DE ESGOTAMENTO
SANITÁRIO DE OURILÂNDIA - BA

ASSINTE

PROJETO HIDRAULICO, ARQUITETONICO E CIVIL
ESTÁÇÃO DE TRATAMENTO DE ESGOTO
LEITO DE SECAGEM
PLANTA BAIXA

ENG. JOSÉ CELSO A. OLIVEIRA JR. CREA 13.886/D - CE DATA 08/04/2009

ENG. MARCELO SILVA PEREIRA CREA 39786/D - CE DATA 1/20

ENG. CREA 033-0-86-ETE-HIC-09-HB-0003

