



POÇO DE VISITA Ø 1000mm

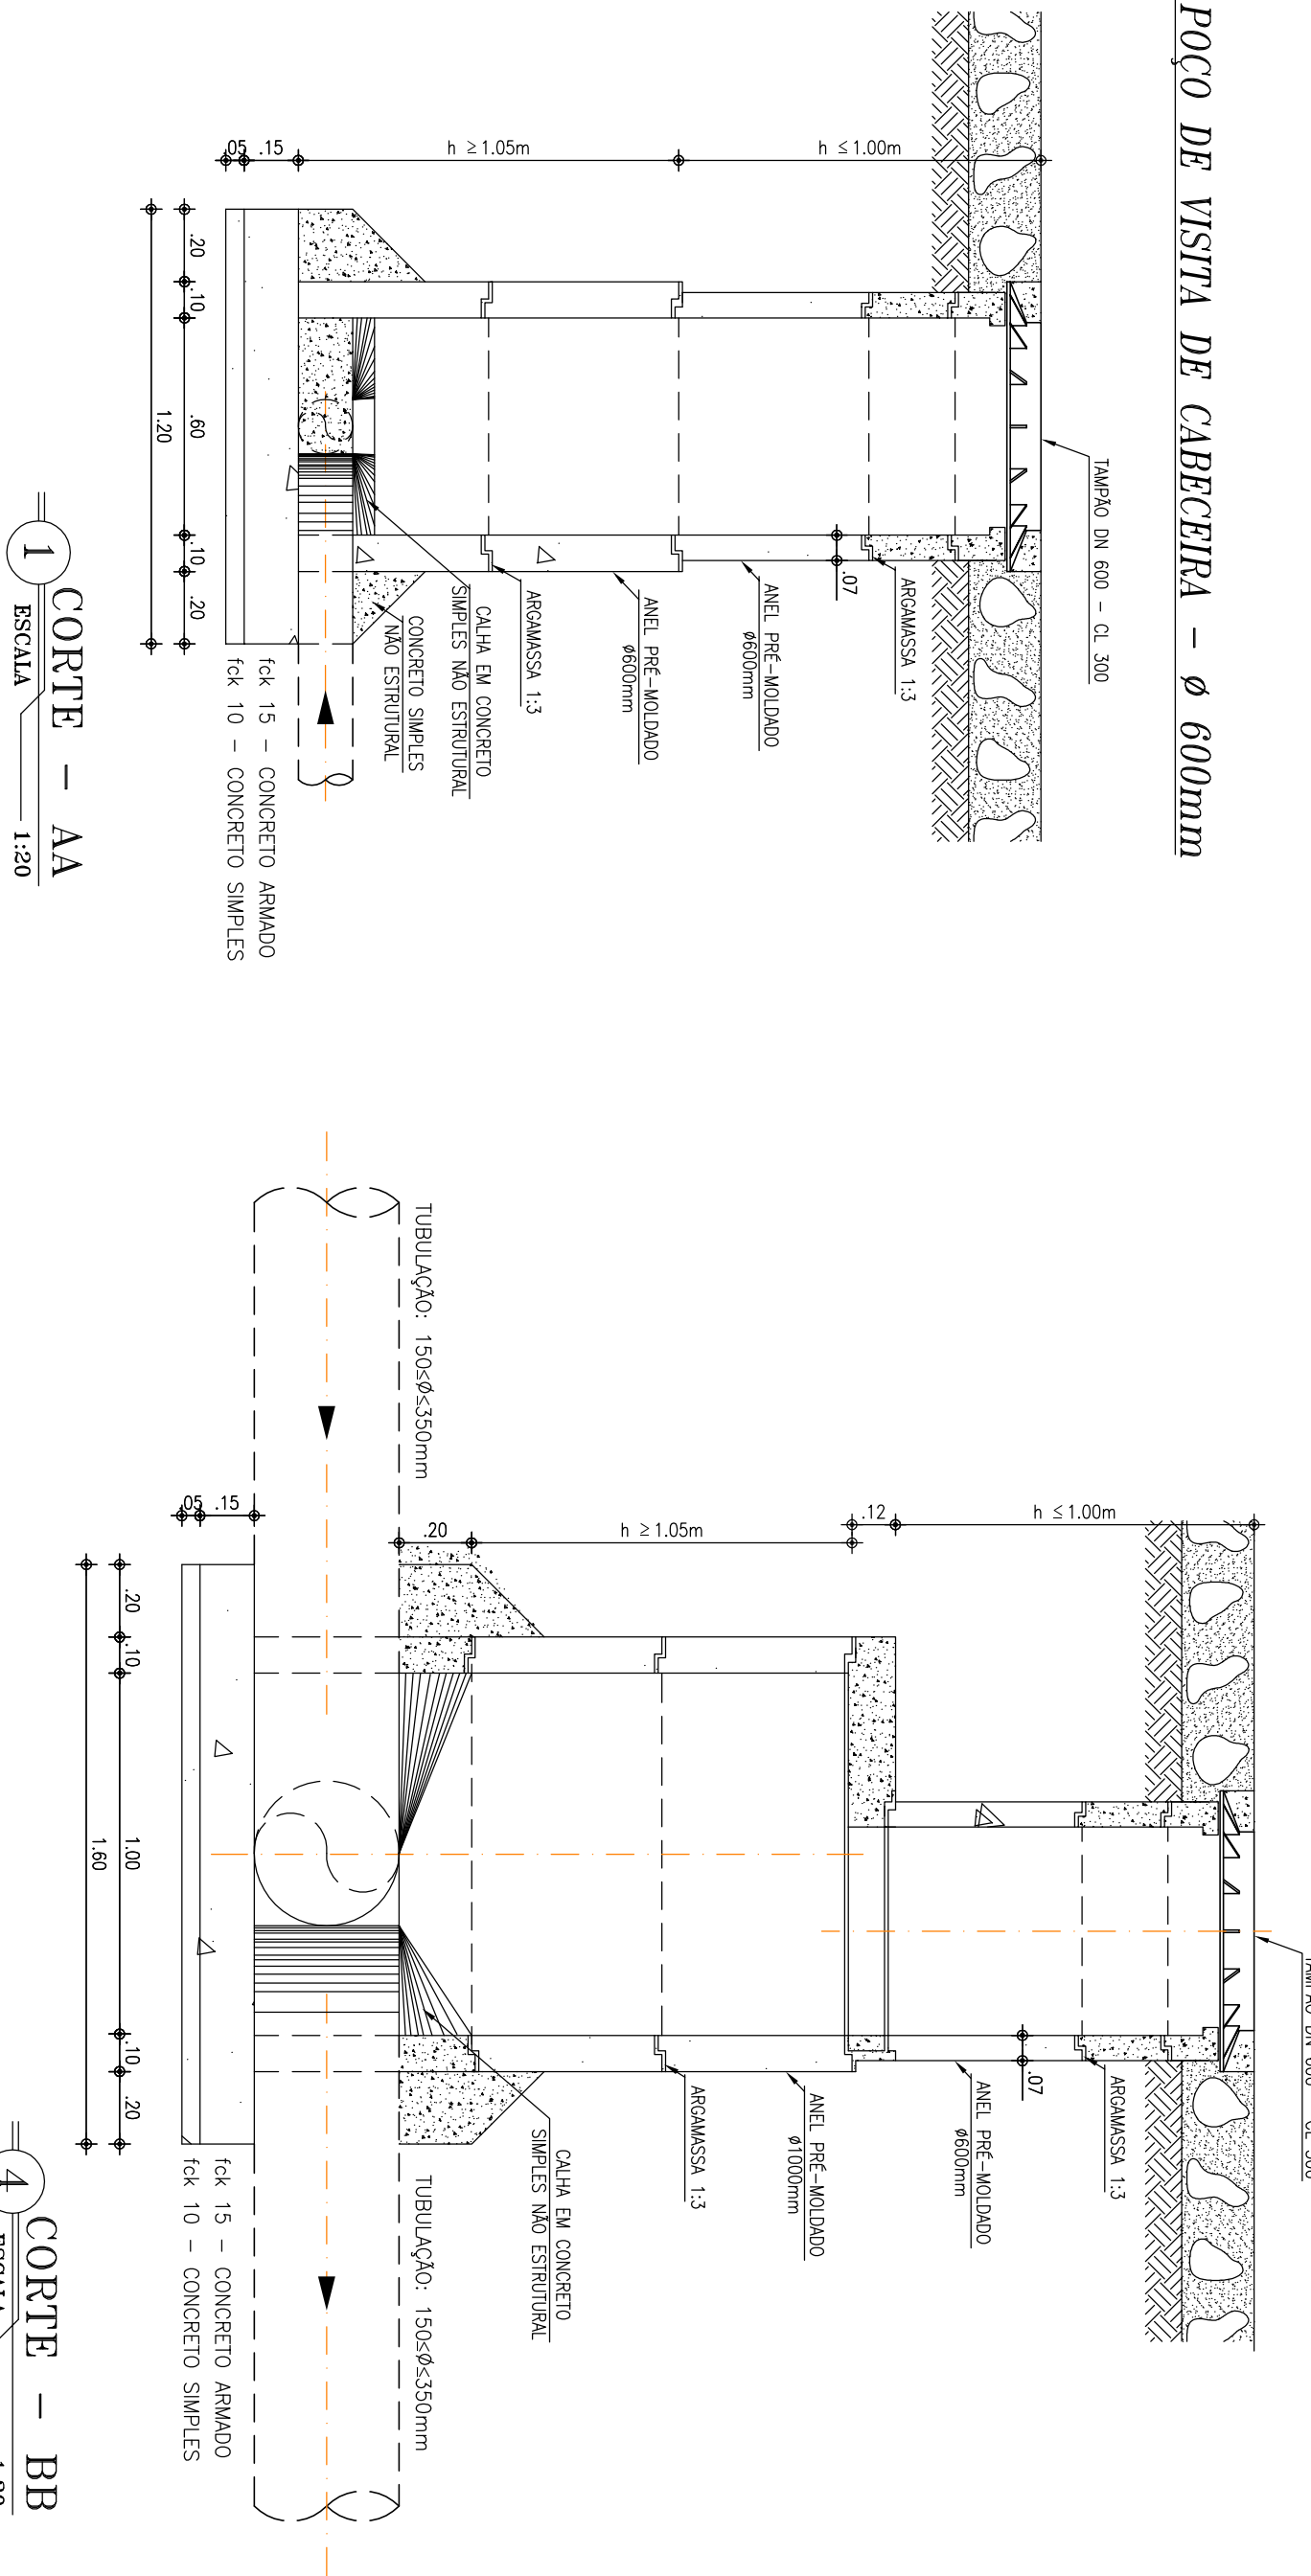

POÇO DE VISITA Ø 1200mm

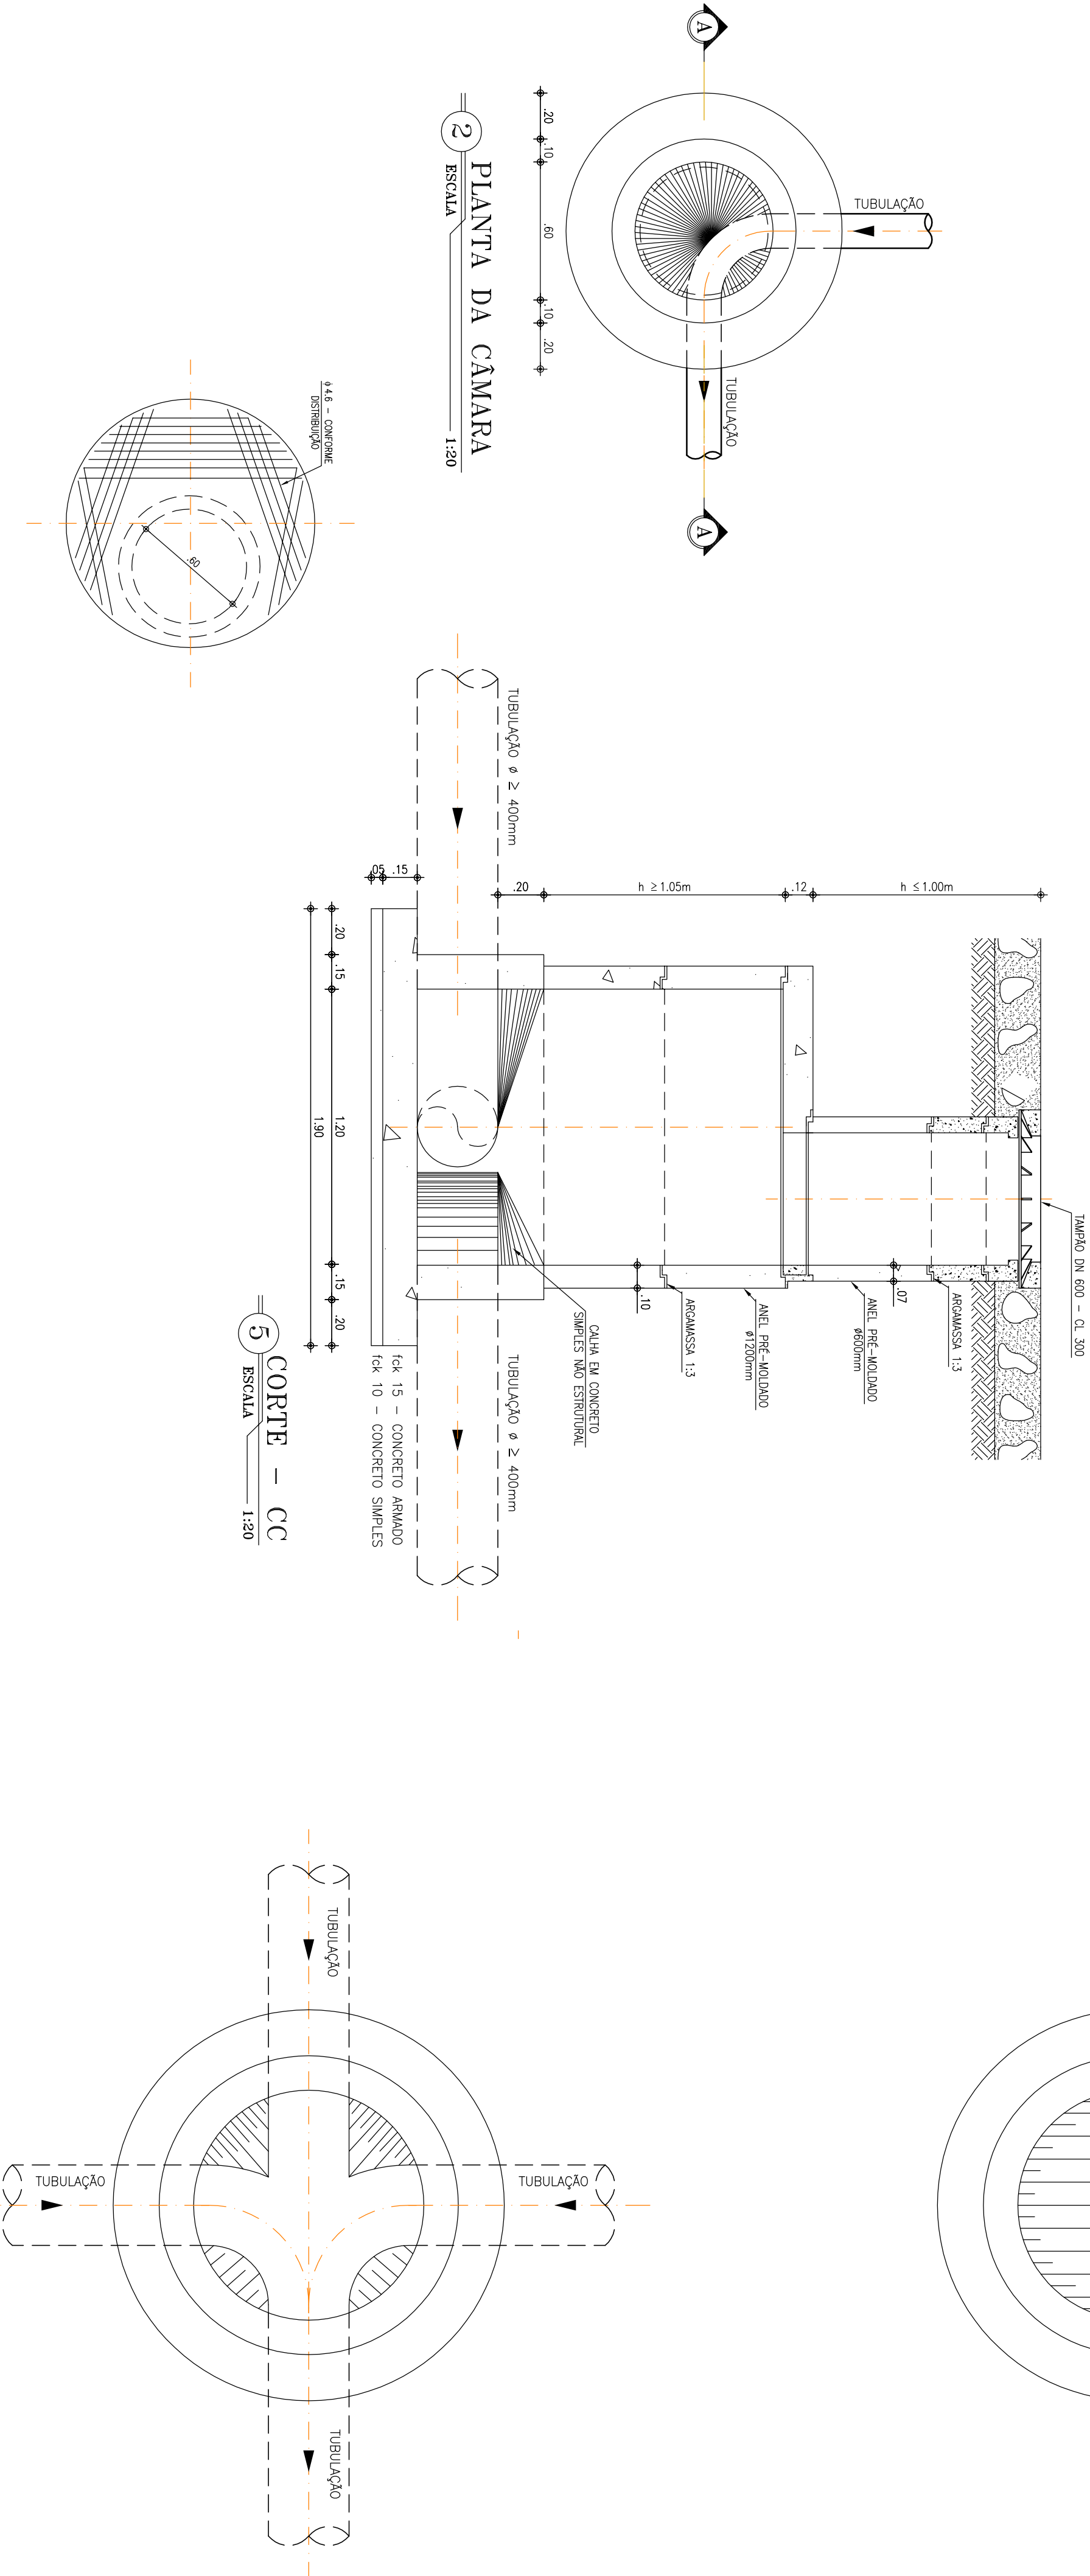

CÂMARA PARA POÇO DE VISITA DE Ø1000 E Ø 1200mm

7 ESCALA 1:20

LEGENDA

NOTAS

ARTICULAÇÃO

REVISÕES

NATUREZA DA REVISÃO

DATA

APROVO

CODEVASF

OBRA

COMPANHIA DE DESBENFICAMENTO DOS VALES DO SÃO FRANCISCO E DO PARANÁ - CODEVASF

PROJETO BÁSICO DO SISTEMA DE ESGOTAMENTO SANITÁRIO DE OUROLÂNDIA - BA

ASSINTO

PROJETO HIDRÁULICO, ARQUITETÔNICO E CIVIL

DESENHO PADRÃO

POÇO DE VISITA - PLANTA BAIXA - CORTES - DETALHES

ENG.

JOSE CELSO A. OLIVEIRA JR.

CREA 13.986/D - CE

DATA

4/06/2009

ENG.

MARCELO SILVA PEREIRO

CREA 39786/D - CE

DATA

10/06/2009

ENG.

CLARA

CREA 13.986/D - CE

DATA

4/06/2009

ENG.

MARCELO SILVA PEREIRO

CREA 39786/D - CE

DATA

10/06/2009

ENG.

CLARA

CREA 13.986/D - CE

DATA

4/06/2009

ENG.

MARCELO SILVA PEREIRO

CREA 39786/D - CE

DATA

10/06/2009

ENG.

CLARA

CREA 13.986/D - CE

DATA

4/06/2009

ENG.

MARCELO SILVA PEREIRO

CREA 39786/D - CE

DATA

10/06/2009

ENG.

CLARA

CREA 13.986/D - CE

DATA

4/06/2009

ENG.

MARCELO SILVA PEREIRO

CREA 39786/D - CE

DATA

10/06/2009

ENG.

CLARA

CREA 13.986/D - CE

DATA

4/06/2009

ENG.

MARCELO SILVA PEREIRO

CREA 39786/D - CE

DATA

10/06/2009

ENG.

CLARA

CREA 13.986/D - CE

DATA

4/06/2009

ENG.

MARCELO SILVA PEREIRO

CREA 39786/D - CE

DATA

10/06/2009

ENG.

CLARA

CREA 13.986/D - CE

DATA

4/06/2009

ENG.

MARCELO SILVA PEREIRO

CREA 39786/D - CE

DATA

10/06/2009

ENG.

CLARA

CREA 13.986/D - CE

DATA

4/06/2009

ENG.

MARCELO SILVA PEREIRO

CREA 39786/D - CE

DATA

10/06/2009

ENG.

CLARA

CREA 13.986/D - CE

DATA

4/06/2009

ENG.

MARCELO SILVA PEREIRO

CREA 39786/D - CE

DATA

10/06/2009

ENG.

CLARA

CREA 13.986/D - CE

DATA

4/06/2009

ENG.

MARCELO SILVA PEREIRO

CREA 39786/D - CE

DATA

10/06/2009

ENG.

CLARA

CREA 13.986/D - CE

DATA

4/06/2009

ENG.

MARCELO SILVA PEREIRO

CREA 39786/D - CE

DATA

10/06/2009

ENG.

CLARA

CREA 13.986/D - CE

DATA

4/06/2009

ENG.

MARCELO SILVA PEREIRO

CREA 39786/D - CE

DATA

10/06/2009

ENG.

CLARA

CREA 13.986/D - CE

DATA

4/06/2009

ENG.

MARCELO SILVA PEREIRO

CREA 39786/D - CE

DATA

10/06/2009

ENG.

CLARA

CREA 13.986/D - CE

DATA

4/06/2009

ENG.

MARCELO SILVA PEREIRO

CREA 39786/D - CE

DATA

10/06/2009

ENG.

CLARA

CREA 13.986/D - CE

DATA

4/06/2009

ENG.

MARCELO SILVA PEREIRO

CREA 39786/D - CE

DATA

10/06/2009

ENG.

CLARA

CREA 13.986/D - CE

DATA

4/06/2009

ENG.

MARCELO SILVA PEREIRO

CREA 39786/D - CE

DATA

10/06/2009

ENG.

CLARA

CREA 13.986/D - CE

DATA

4/06/2009

ENG.

MARCELO SILVA PEREIRO

CREA 39786/D - CE

DATA

10/06/2009

ENG.

CLARA

CREA 13.986/D - CE

DATA

4/06/2009

ENG.

MARCELO SILVA PEREIRO

CREA 39786/D - CE

DATA

10/06/2009

ENG.

CLARA

CREA 13.986/D - CE

DATA

4/06/2009

ENG.

MARCELO SILVA PEREIRO

CREA 39786/D - CE

DATA

10/06/2009

ENG.

CLARA

CREA 13.986/D - CE

DATA

4/06/2009

ENG.

MARCELO SILVA PEREIRO

CREA 39786/D - CE

DATA

10/06/2009

ENG.

CLARA

CREA 13.986/D - CE

DATA

4/06/2009

ENG.

MARCELO SILVA PEREIRO

CREA 39786/D - CE

DATA

10/06/2009

ENG.

CLARA

CREA 13.986/D - CE

DATA

4/06/2009

ENG.

MARCELO SILVA PEREIRO

CREA 39786/D - CE

DATA

10/06/2009

ENG.

CLARA

CREA 13.986/D - CE

DATA

4/06/2009

ENG.

MARCELO SILVA PEREIRO

CREA 39786/D - CE

DATA

10/06/2009

ENG.

CLARA

CREA 13.986/D - CE

DATA

4/06/2009

ENG.

MARCELO SILVA PEREIRO

CREA 39786/D - CE

DATA

10/06/2009

ENG.

CLARA

CREA 13.986/D - CE

DATA

4/06/2009

ENG.

MARCELO SILVA PEREIRO

CREA 39786/D - CE

DATA

10/06/2009

ENG.

CLARA

CREA 13.986/D - CE

DATA

4/06/2009

ENG.

MARCELO SILVA PEREIRO

CREA 39786/D - CE

DATA

10/06/2009

ENG.

CLARA

CREA 13.986/D - CE

DATA

4/06/2009

ENG.

MARCELO SILVA PEREIRO

CREA 39786/D - CE

DATA

10/06/2009

ENG.

CLARA

CREA 13.986/D - CE

DATA

4/06/2009

ENG.