




DETALHE DA VALA DE INFILTRAÇÃO

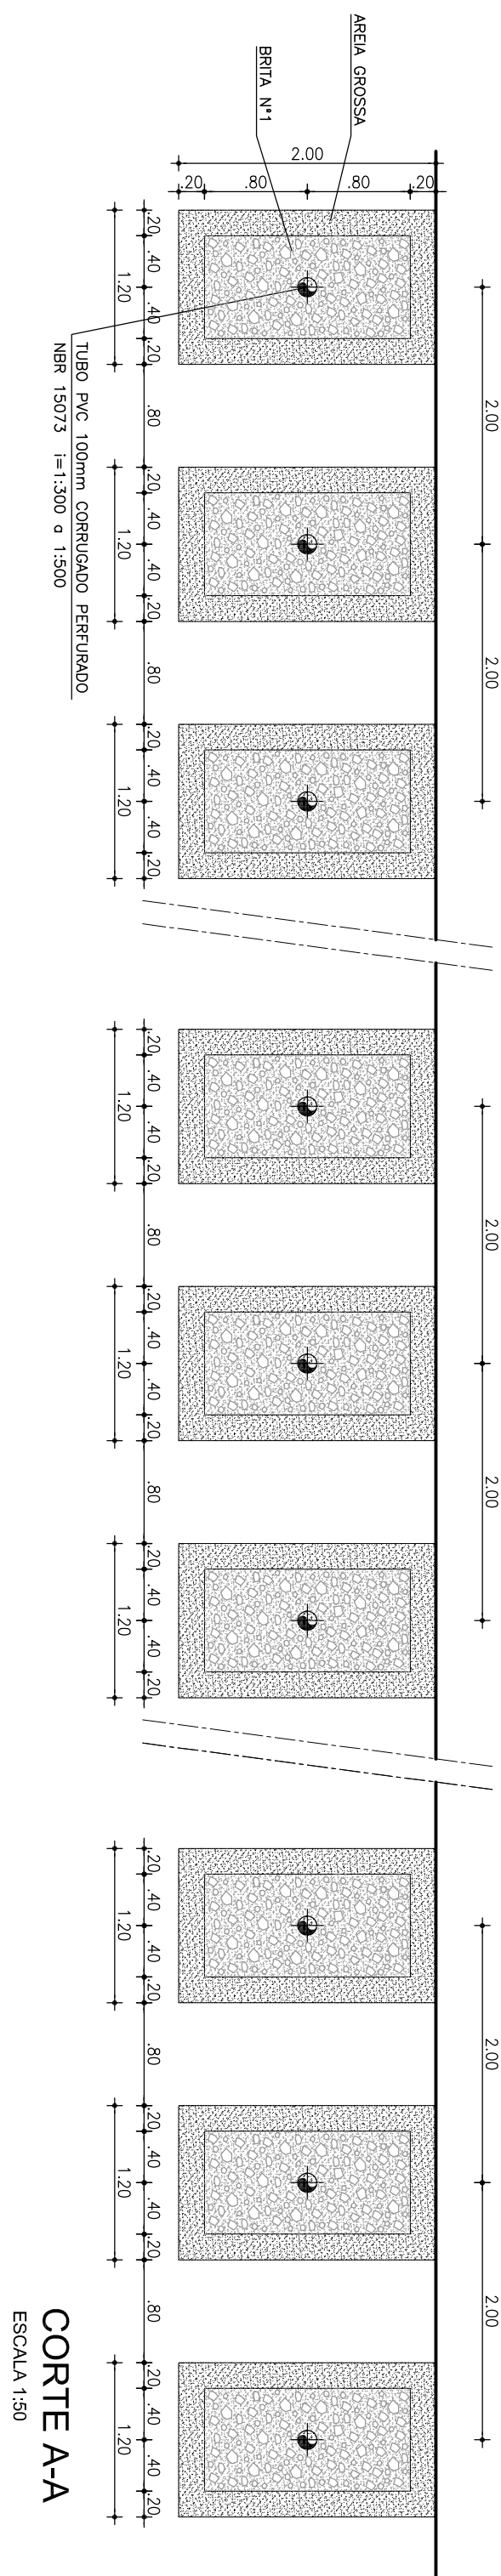

CORTE A-A
ESCALA 1:50

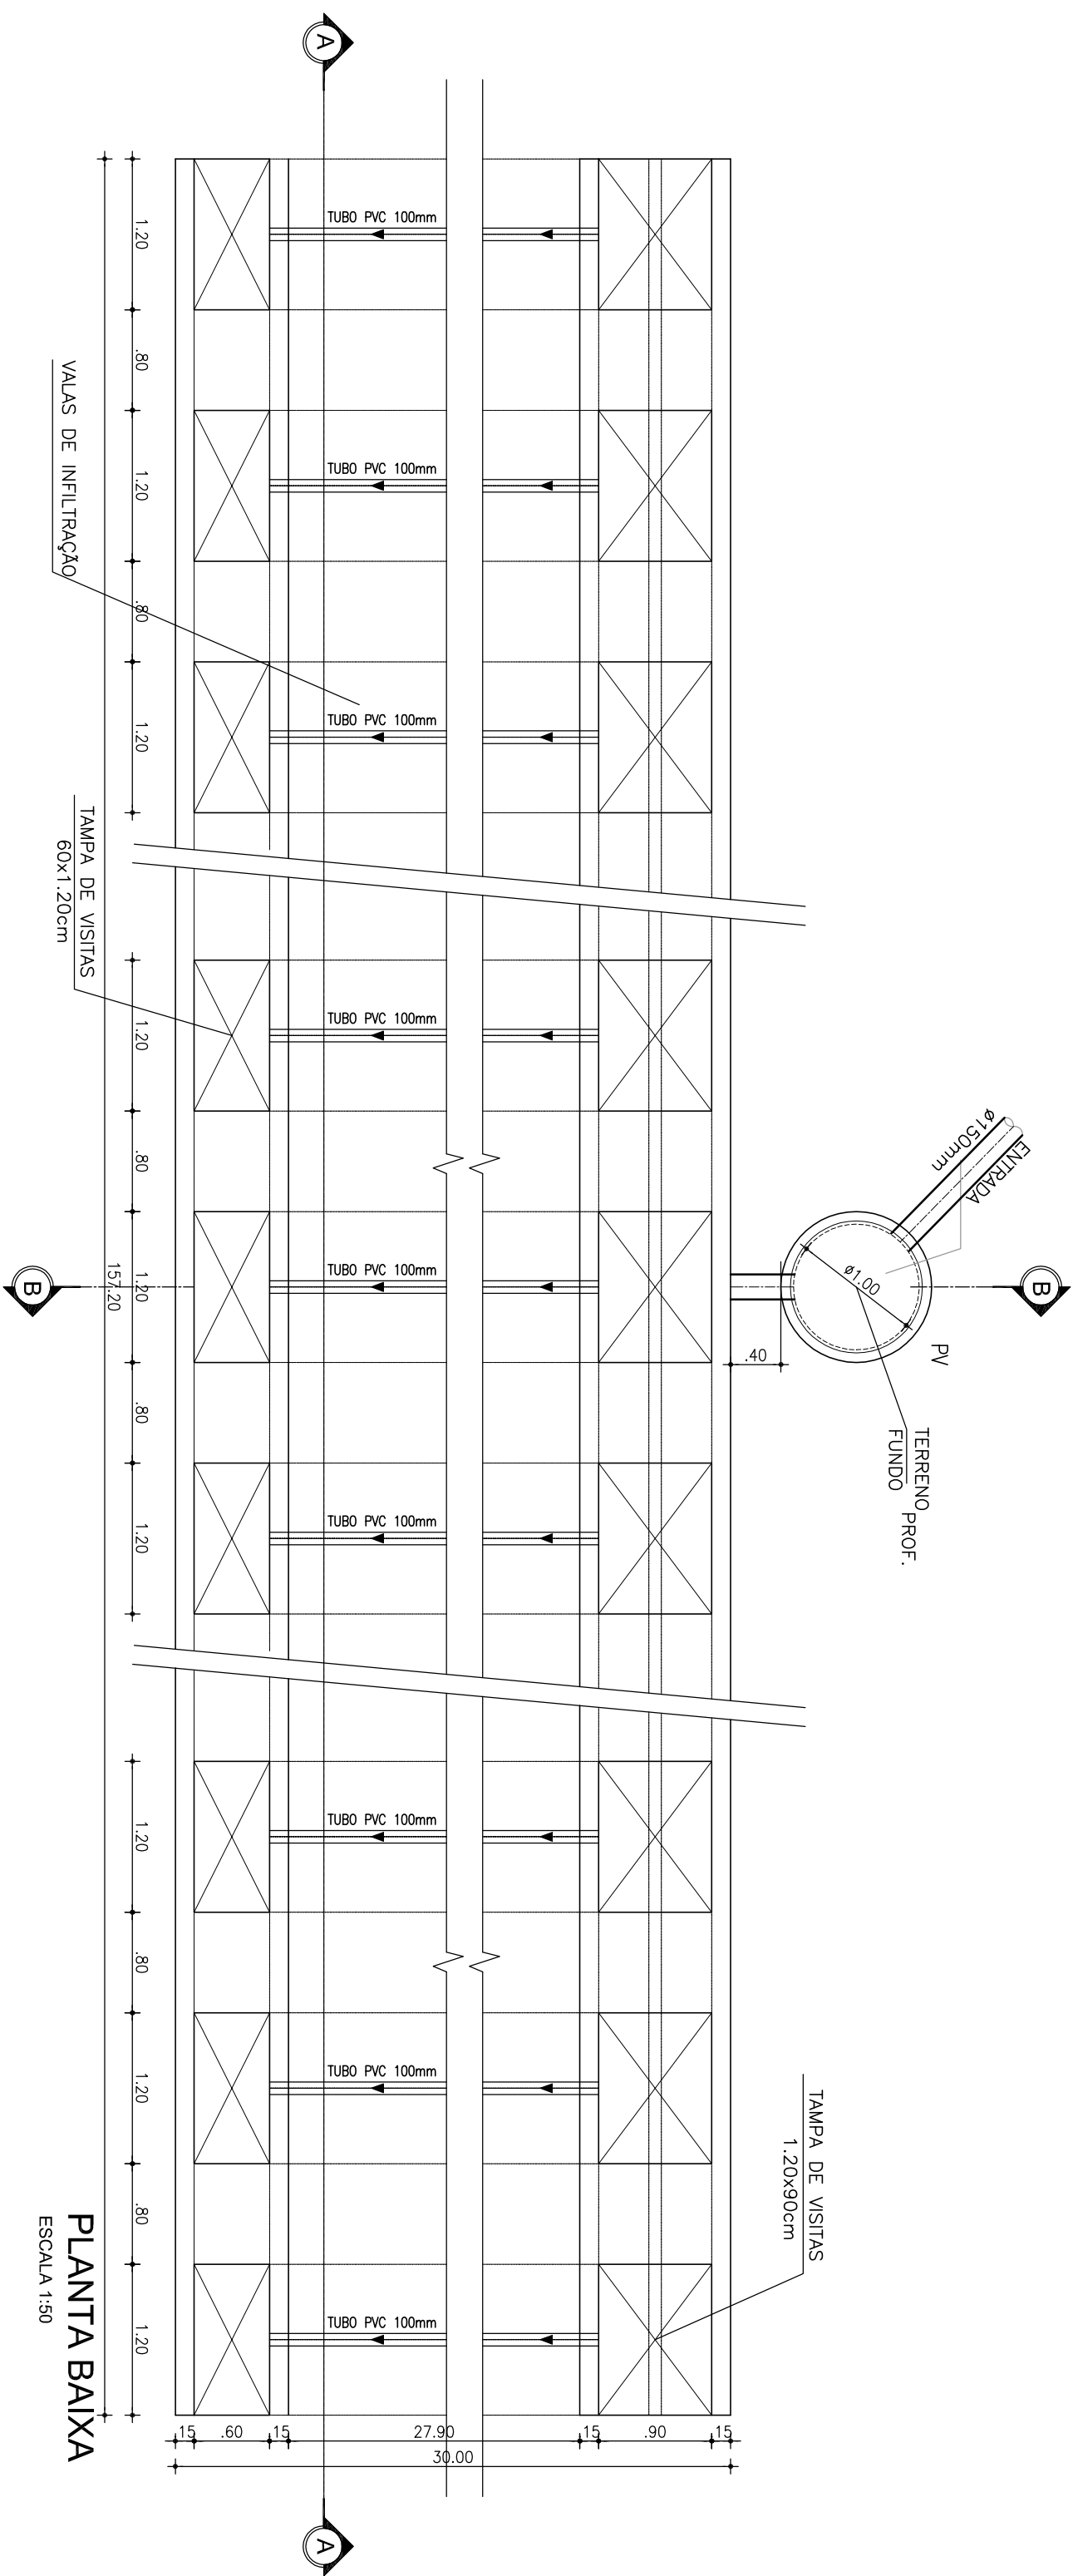

PLANTA BAIXA
ESCALA 1:50

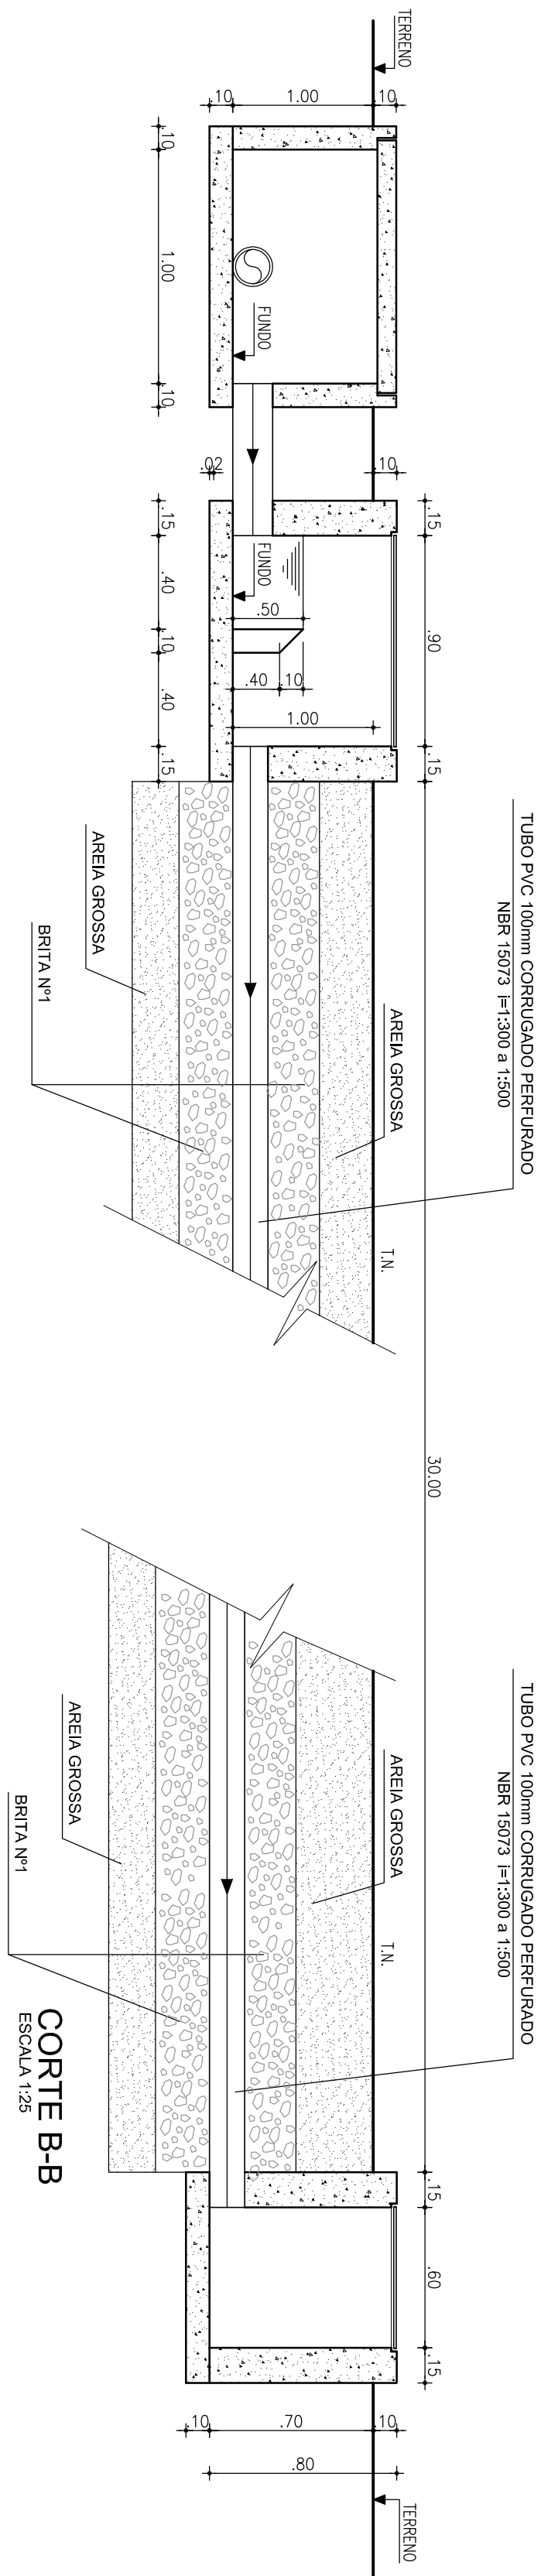

CORTE B-B
ESCALA 1:25

LEGENDA		NOTAS		ARTICULAÇÃO	
REVISÕES		NATUREZA DA REVISÃO		DATA	
00					
01					
02					
03					
04					
05					
COMPANHIA DE DESENVOLVIMENTO DOS VALES DO SÃO FRANCISCO E DO PARANÁ - CODEVASF		MINISTÉRIO DA INTEGRAÇÃO NACIONAL - MIN		APPROVO	
PROJETO BÁSICO DO SISTEMA DE ESGOTAMENTO		PROJETO BÁSICO DO SISTEMA DE ESGOTAMENTO		DATA	
SANTÁRIO DE UMBURANAS - BA		SANTÁRIO DE UMBURANAS - BA		APPROVO	
ESTATION DE TRATAMENTO DE ESGOTO		ESTATION DE TRATAMENTO DE ESGOTO		DATA	
VALAS DE INFILTRAÇÃO		VALAS DE INFILTRAÇÃO		APPROVO	
PLANTA BAIXA E CORTES		PLANTA BAIXA E CORTES		DATA	
ENR. JOSÉ CELSO A. OLIVEIRA, JR.		ENR. JOSÉ CELSO A. OLIVEIRA, JR.		DATA	
ENR. MARCELO SILVA FERNANDES		ENR. MARCELO SILVA FERNANDES		DATA	
ENR.		ENR.		DATA	